

PLANO OPCIÓN 2


WC PERSONAL
SUP. 0,92 m²

VESTUARIO PERSONAL
SUP. 1,92 m²

CUARTO BASURA
SUP. 1,06 m²

ALMACÉN
SUP. 1,45 m²


ASEO ACCESIBLE
Sbr. 0,22 m²

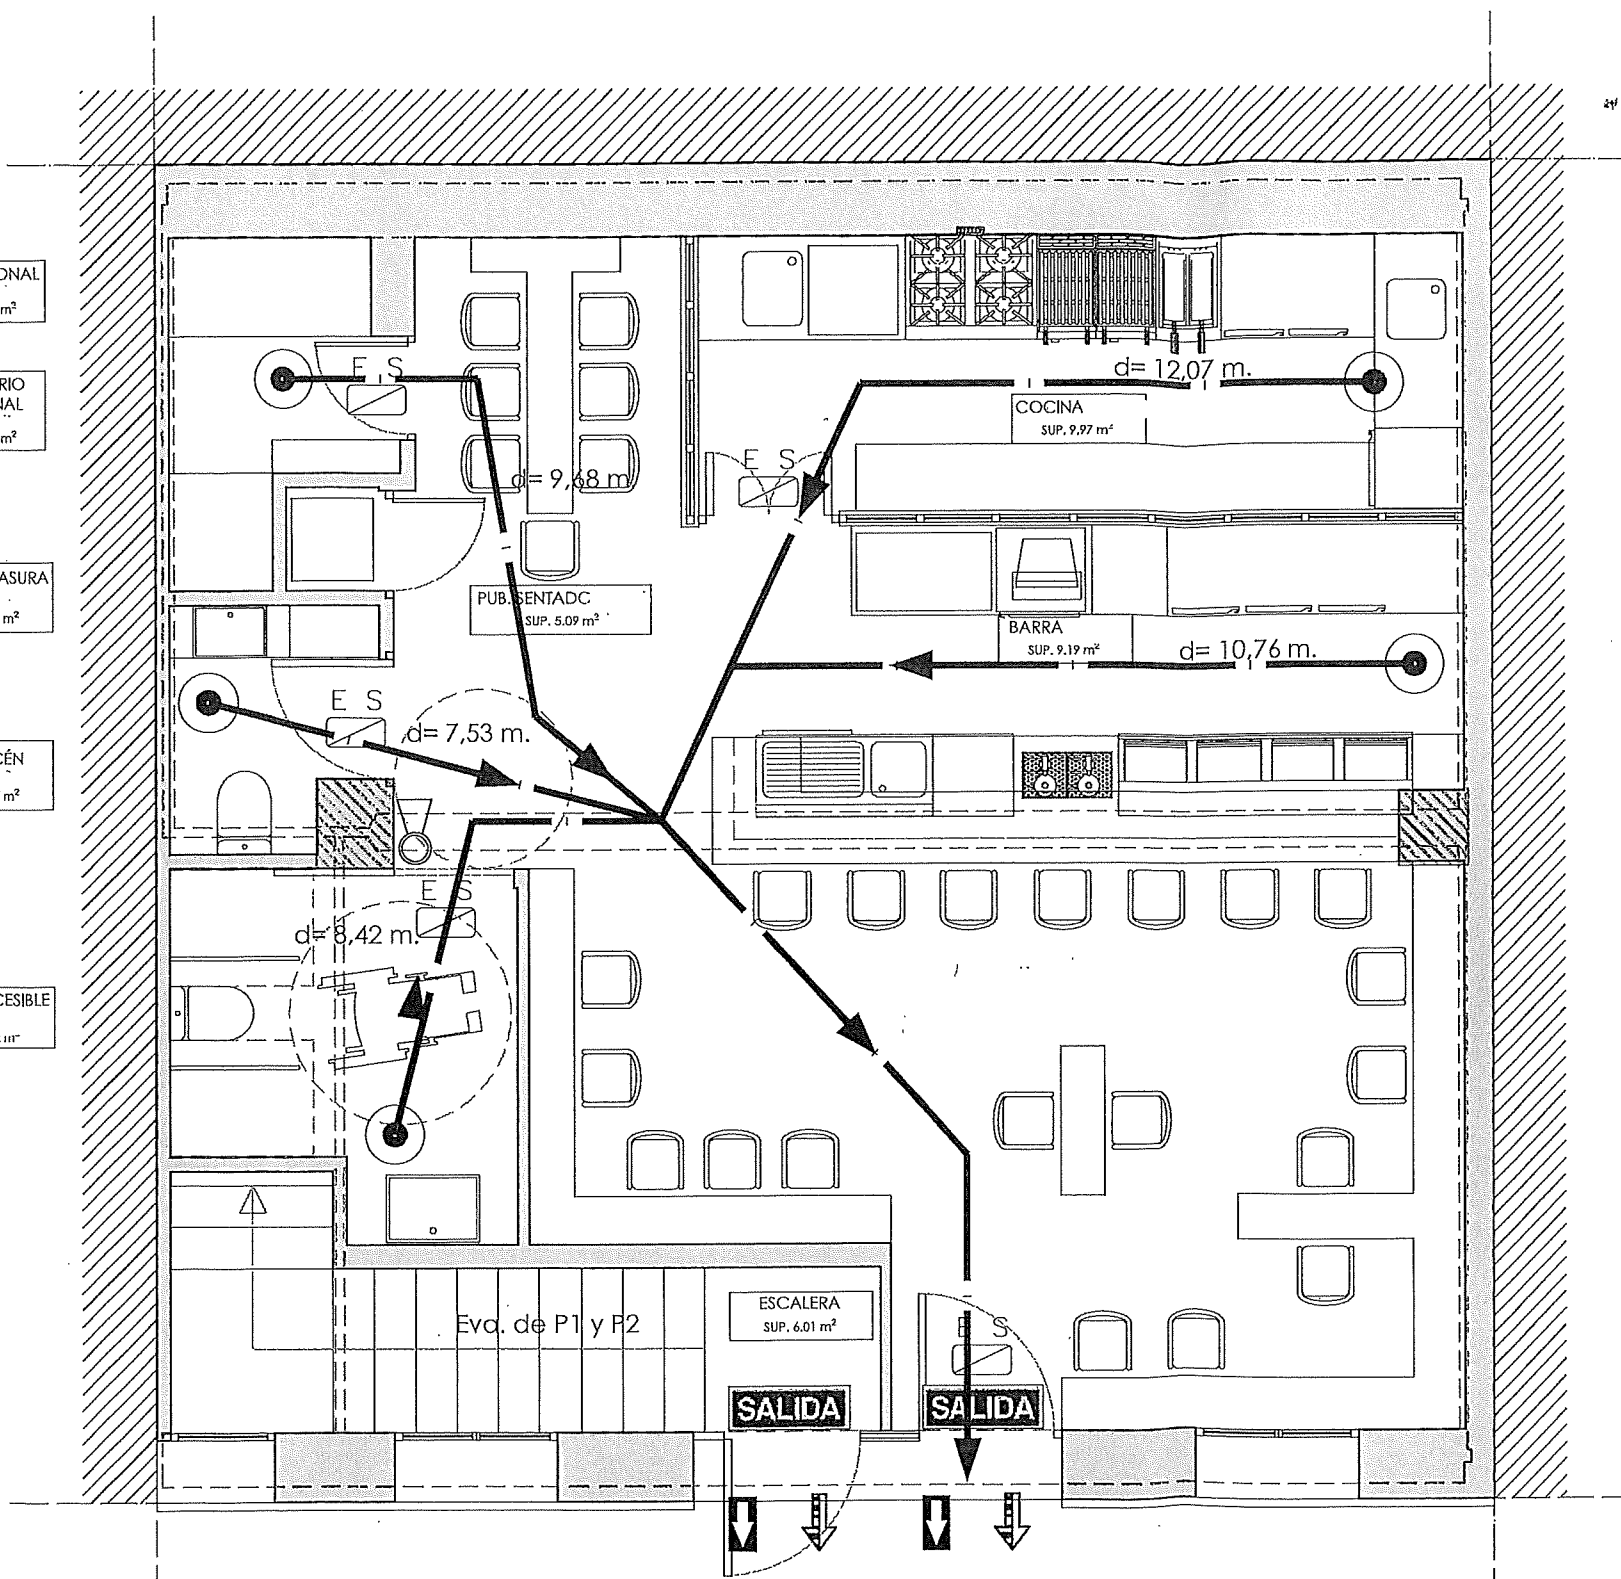

LEYENDA EVACUACIÓN

SIMBOLOGIA	DESCRIPCION
	RECORRIDO DE EVACUACION
	RECORRIDOS ALTERNATIVOS DE EVACUACION
	DISTANCIA DE EVACUACION
	IDENTIFICACION DIRECCION DE EVACUACION
	IDENTIFICACION SALIDA DE EDIFICIO
	IDENTIFICACION SALIDA DE RECINTO O PLANTA
	ALUMBRADO DE EMERGENCIA
	EXTINTOR 21A-113B SEÑALIZADO

LEYENDA SEÑALÉTICA

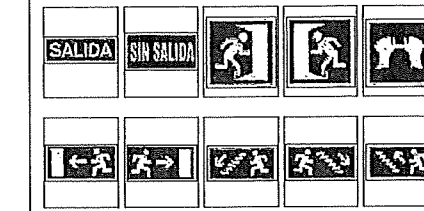

GRUPO DE PLANOS:

Nº:

ESTADO REFORMADO:

PLANO:
PLANTA BAJA

ESCALA:

1/ 50

AUTOR DEL ENCARGO: